

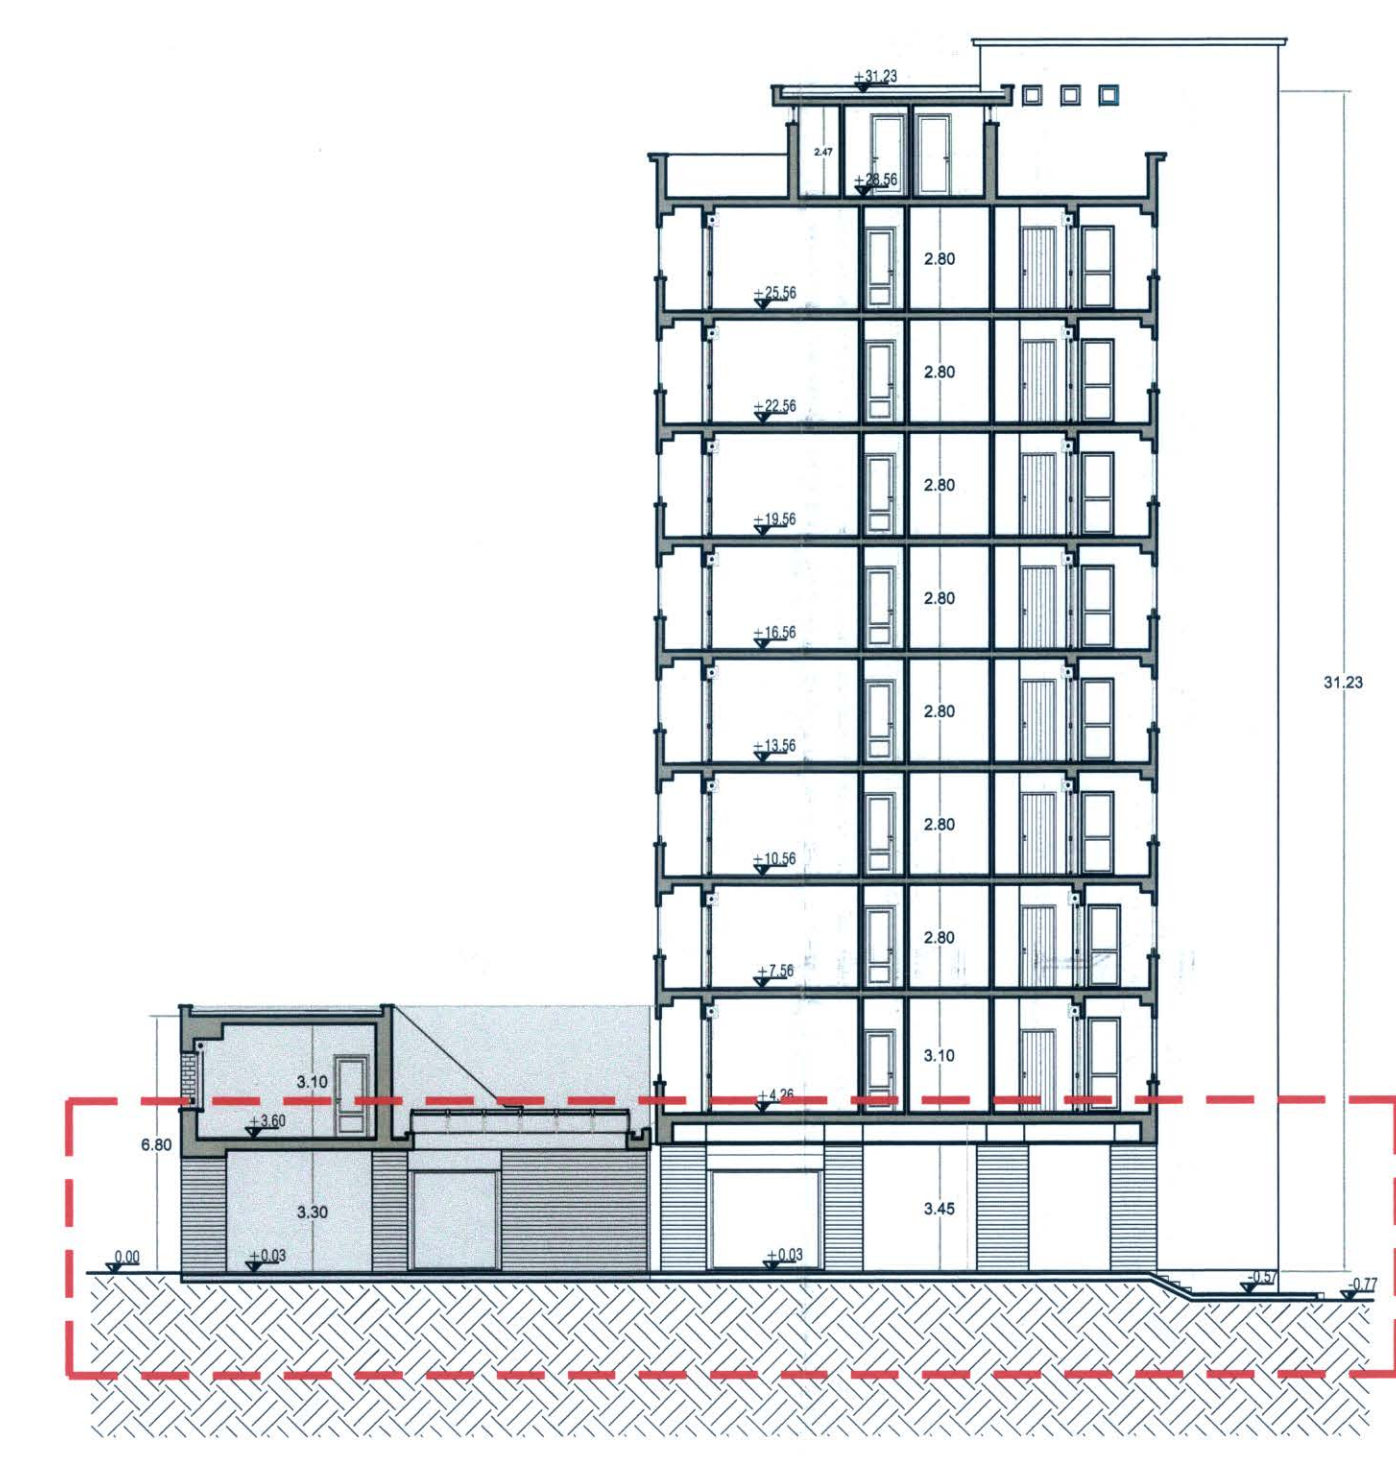
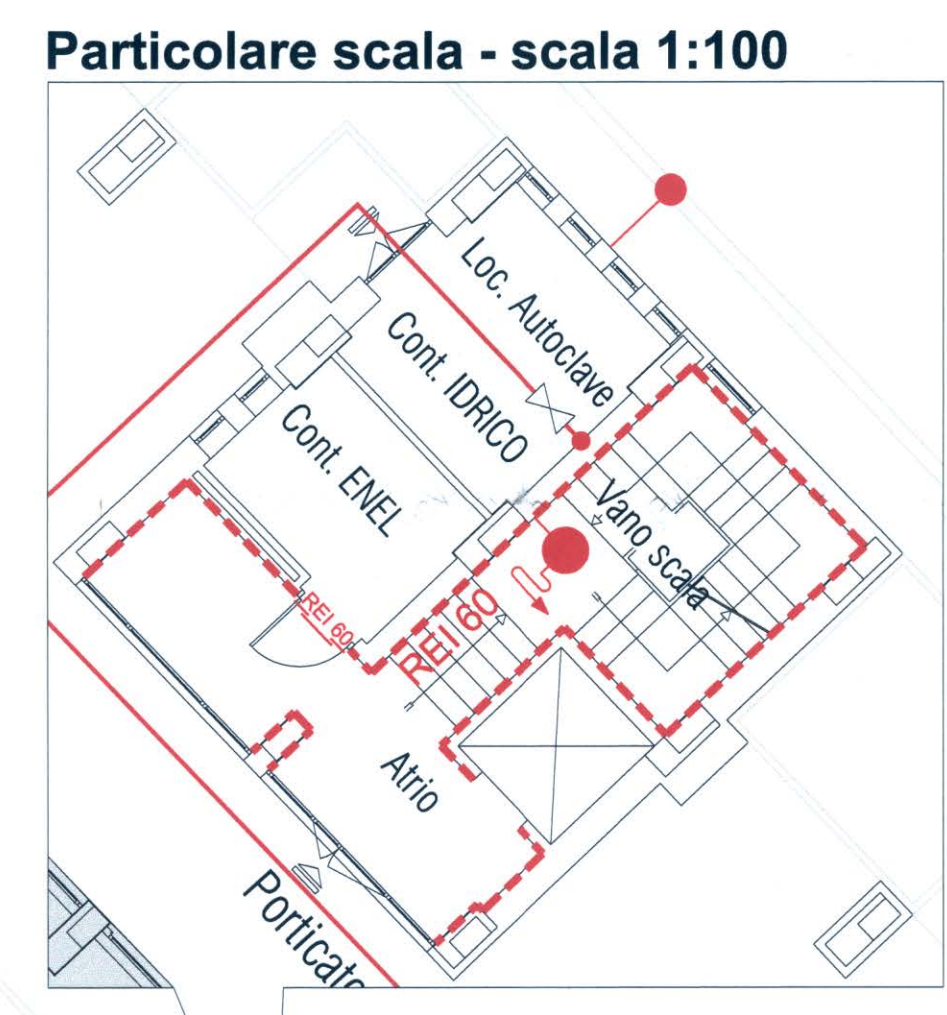



Attività non soggette alle visite e ai controlli di prevenzione incendi non comprese nell'elenco dell'Allegato I del D.P.R. n. 151 01/08/2011

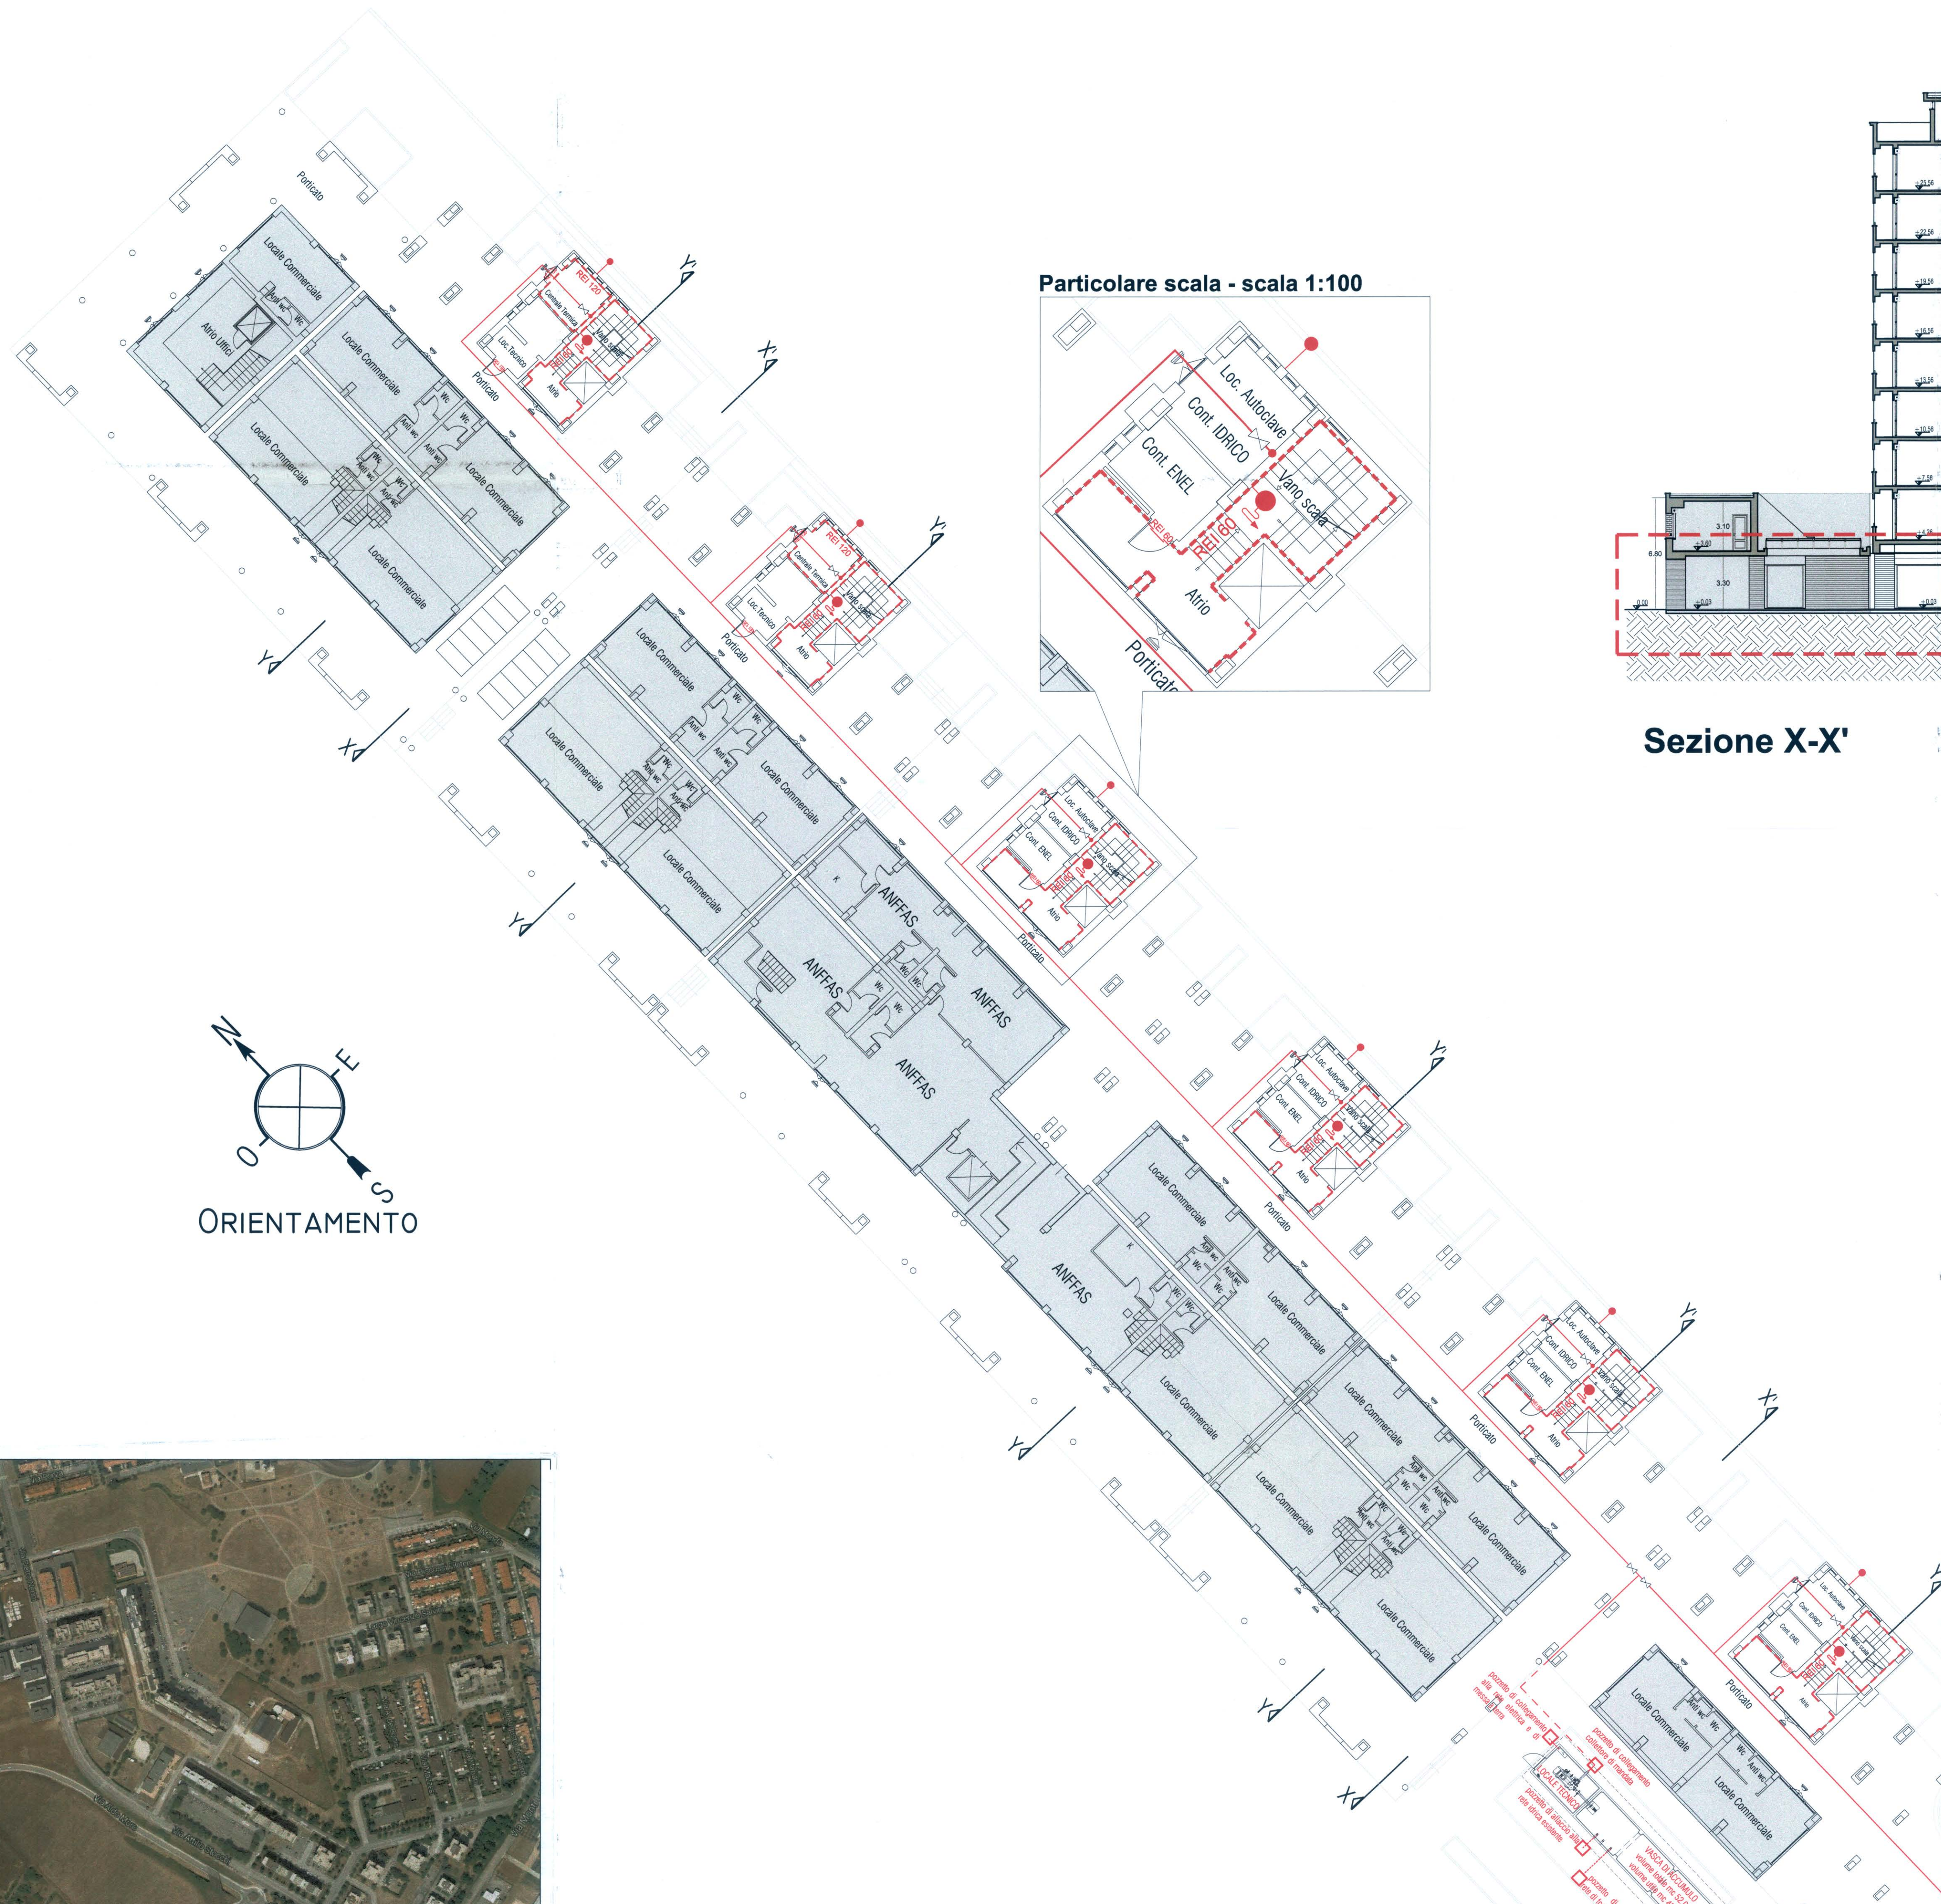





Sezione X-X' scala 1:200

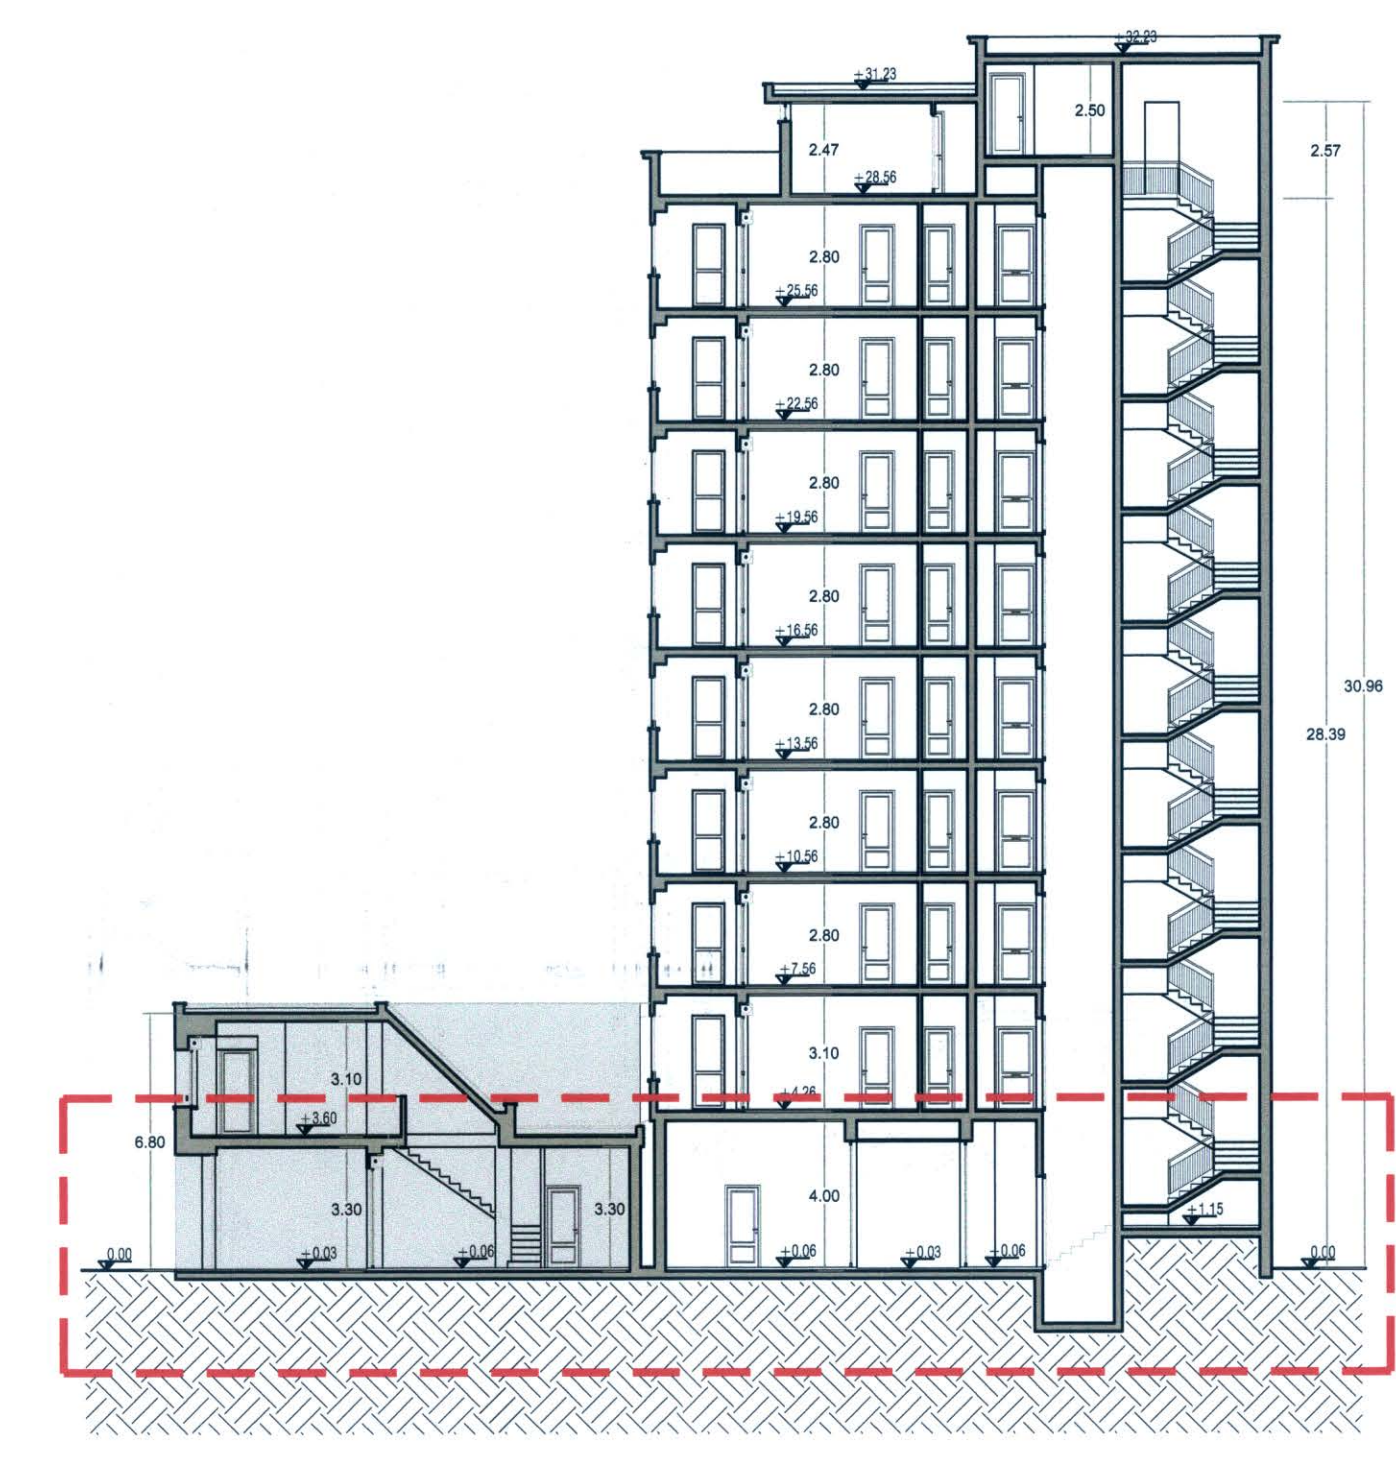

Sezione Y-Y' scala 1:200

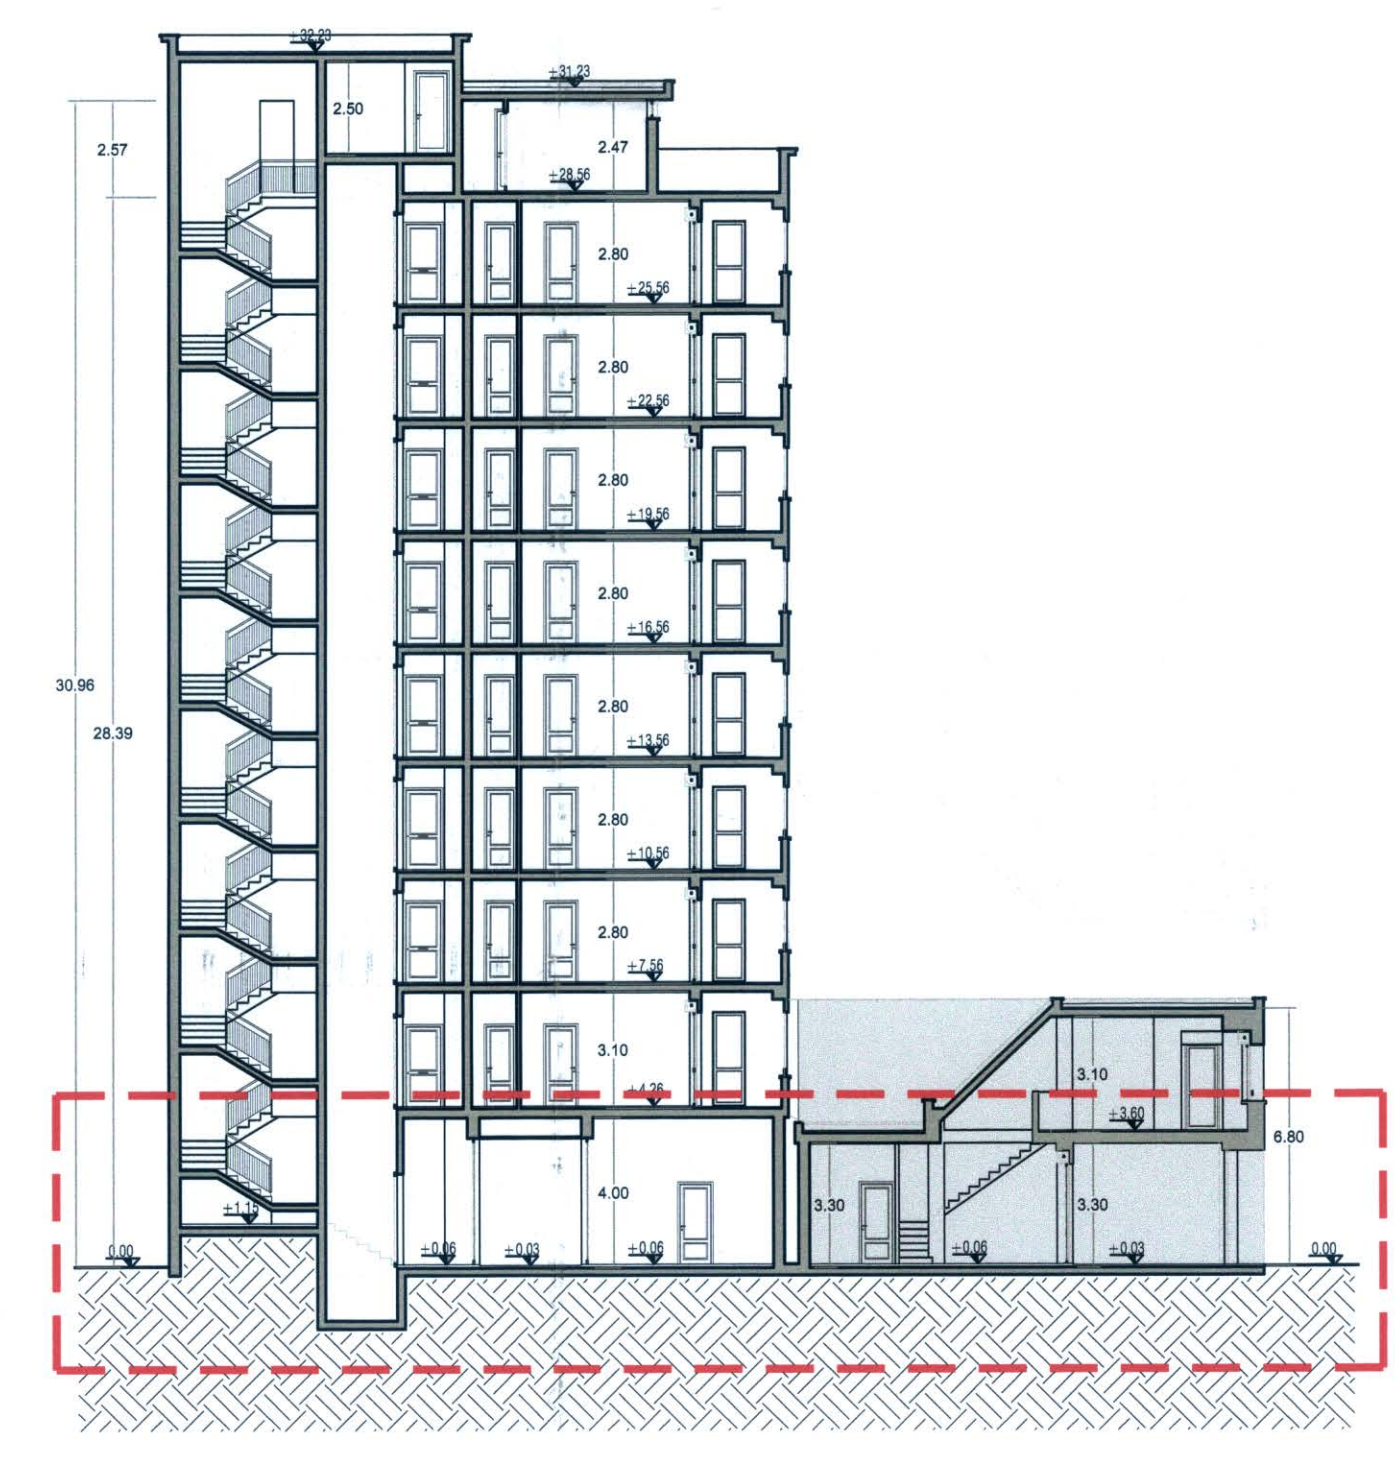

Sezione Z-Z' scala 1:200

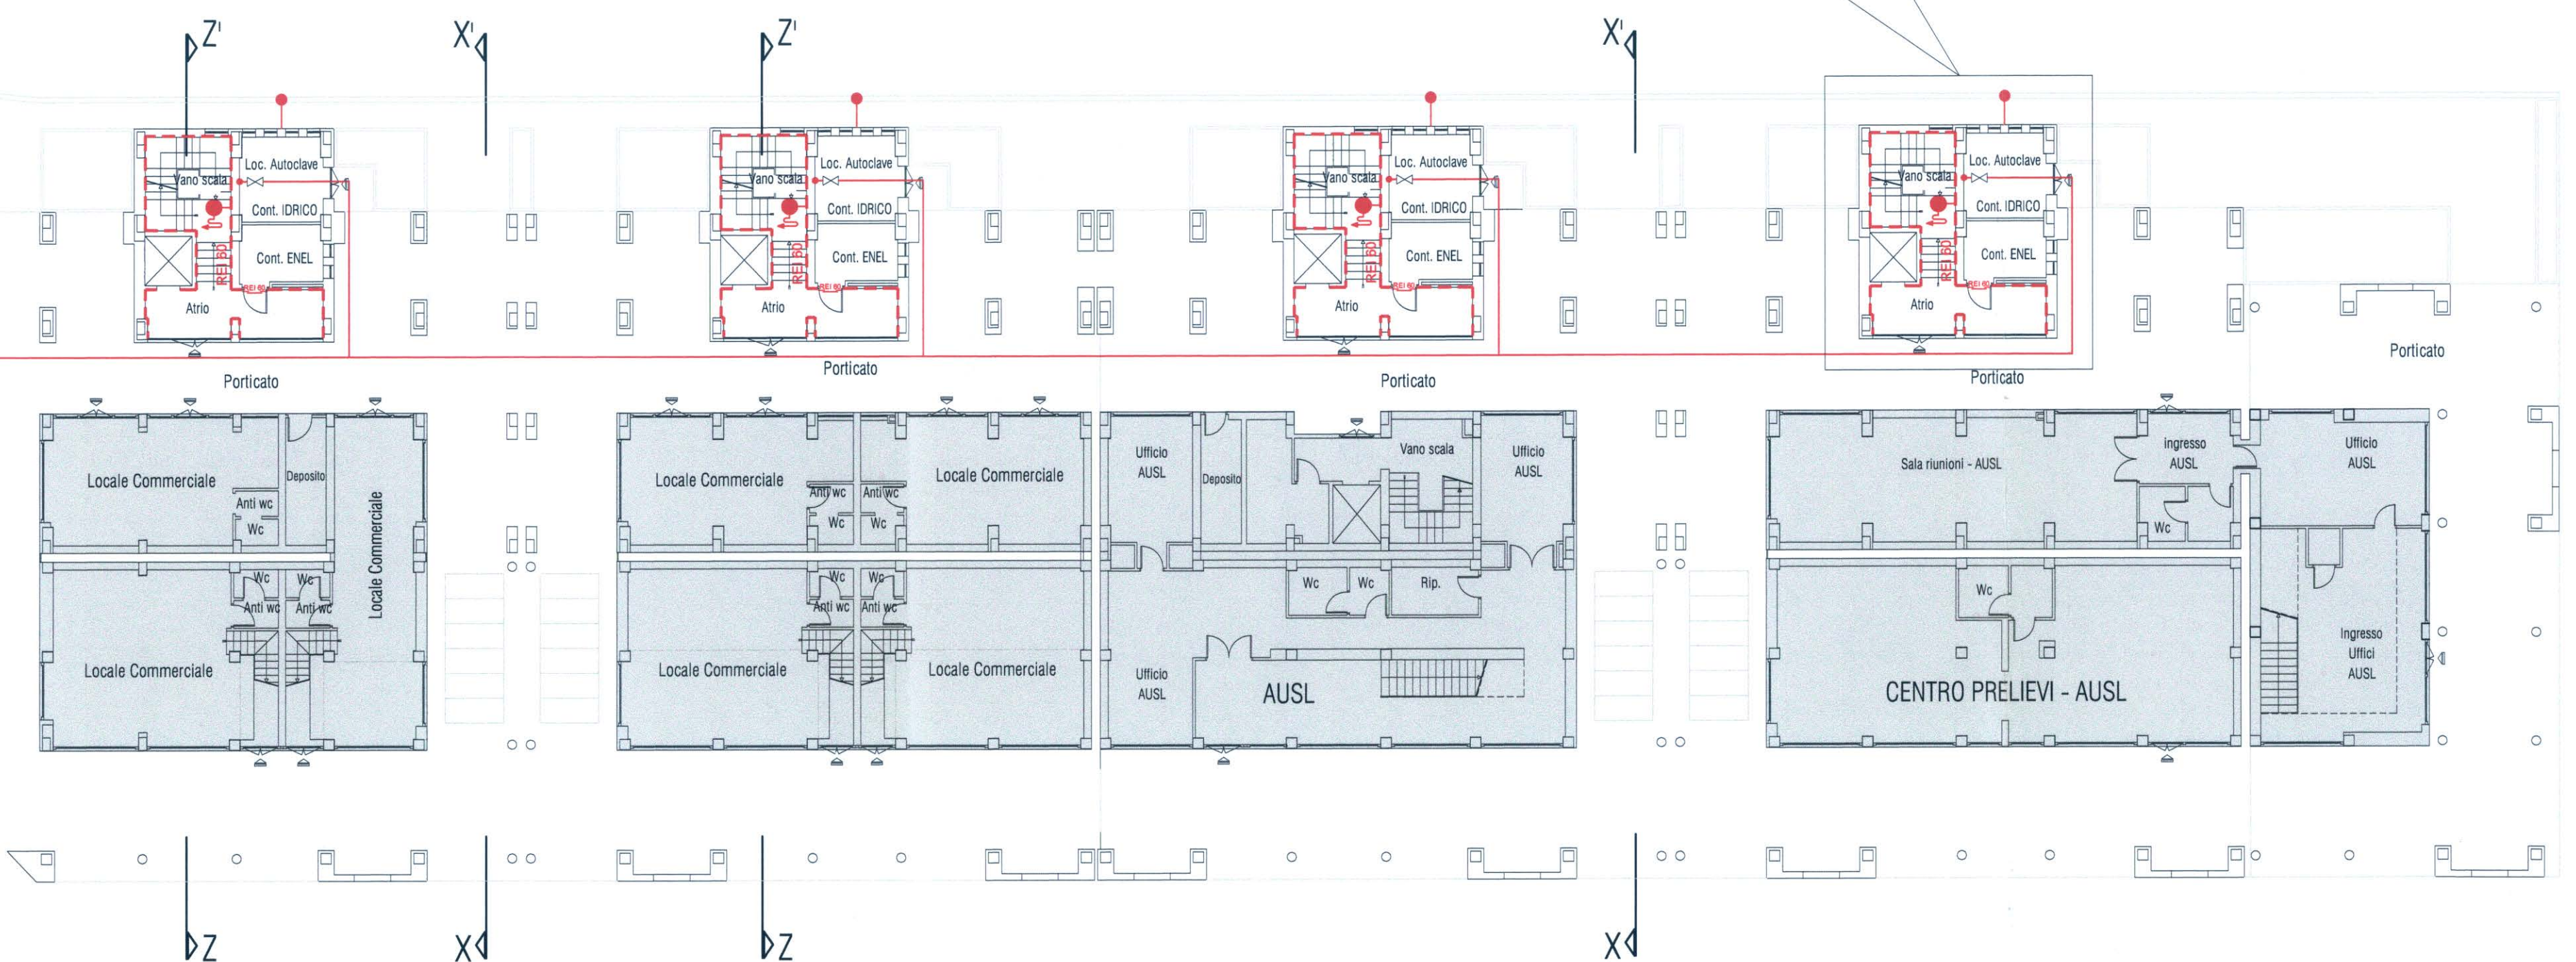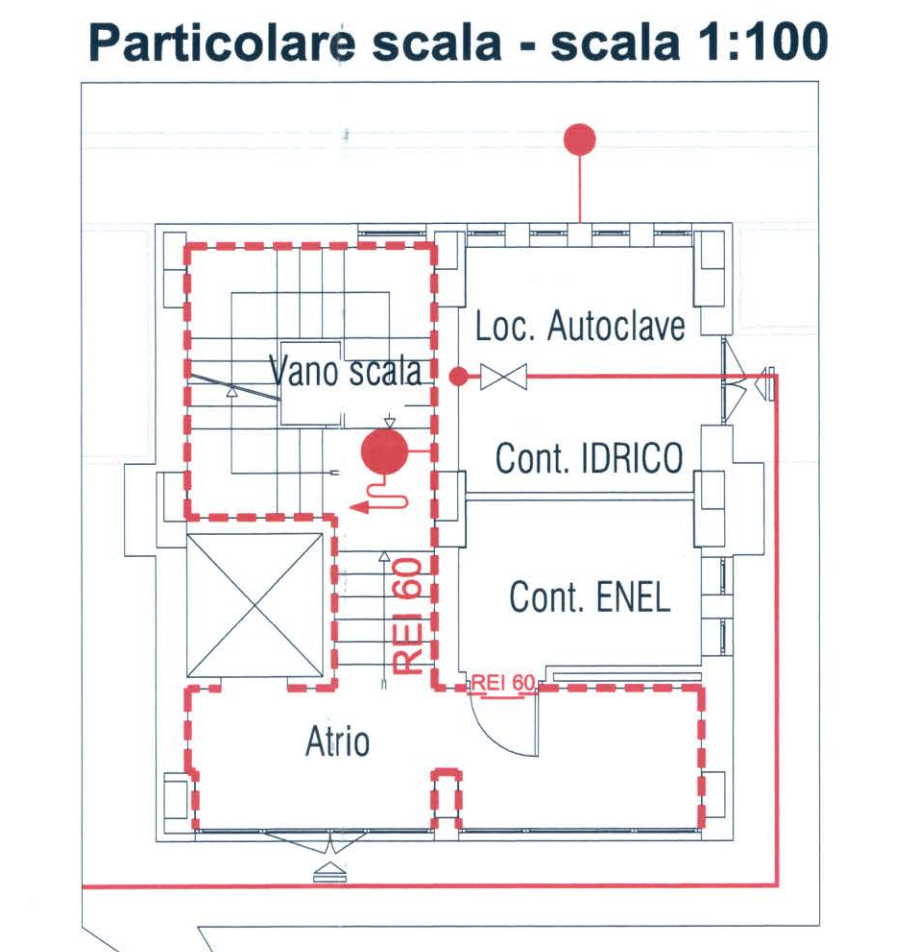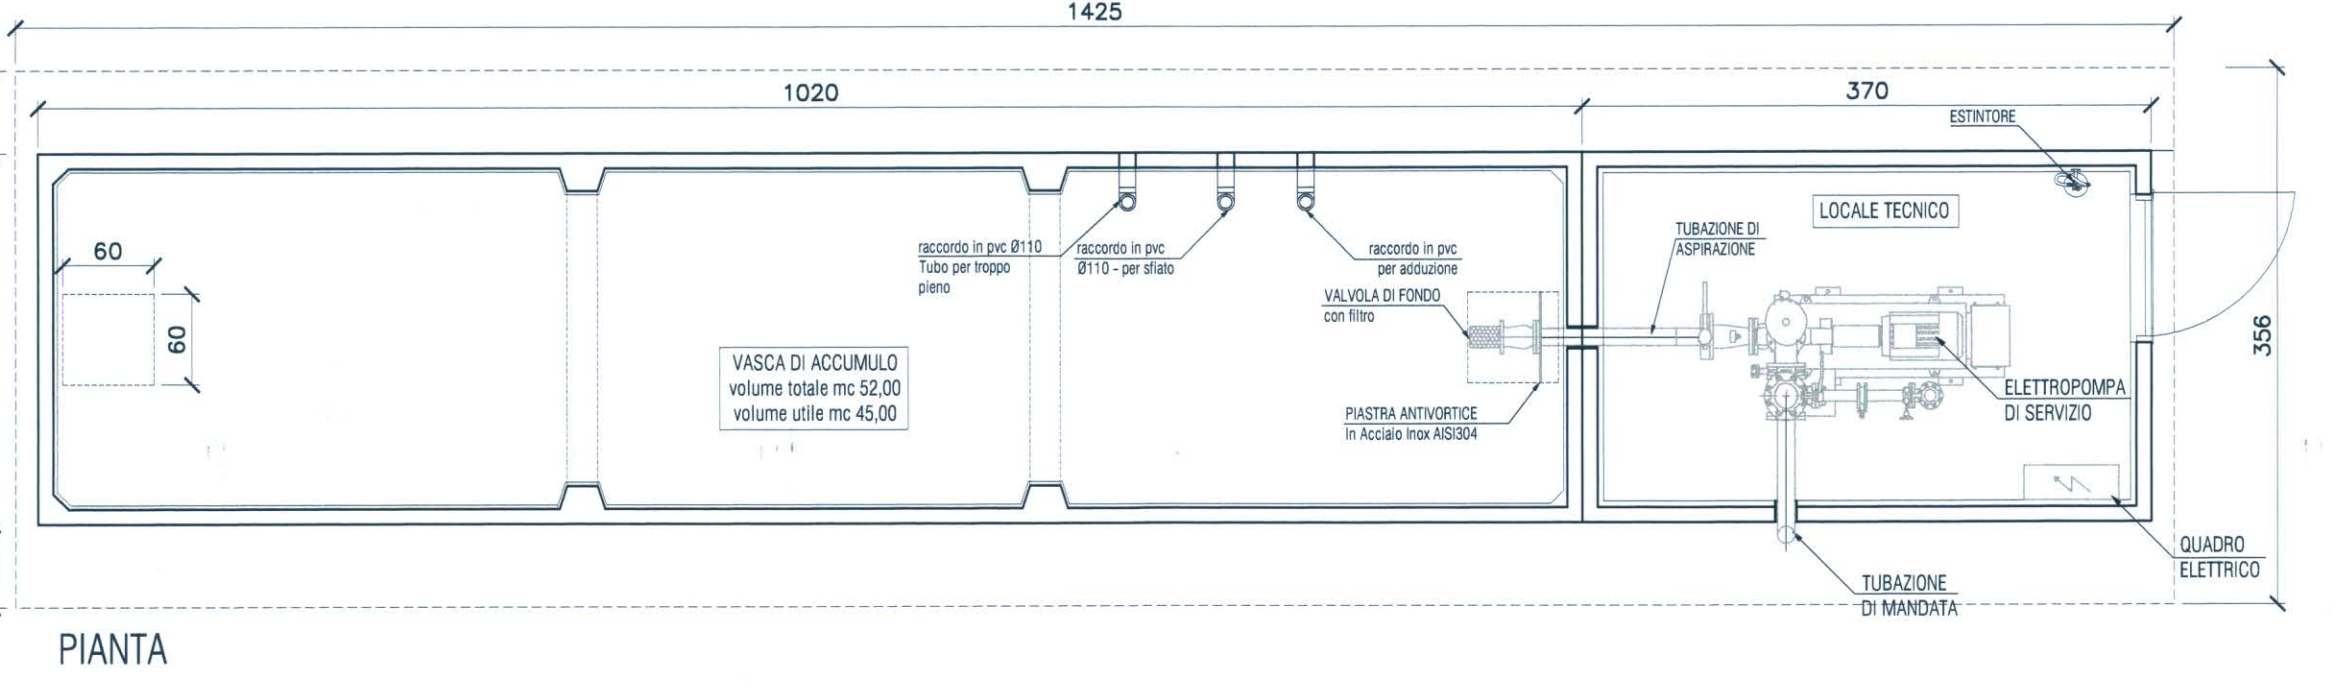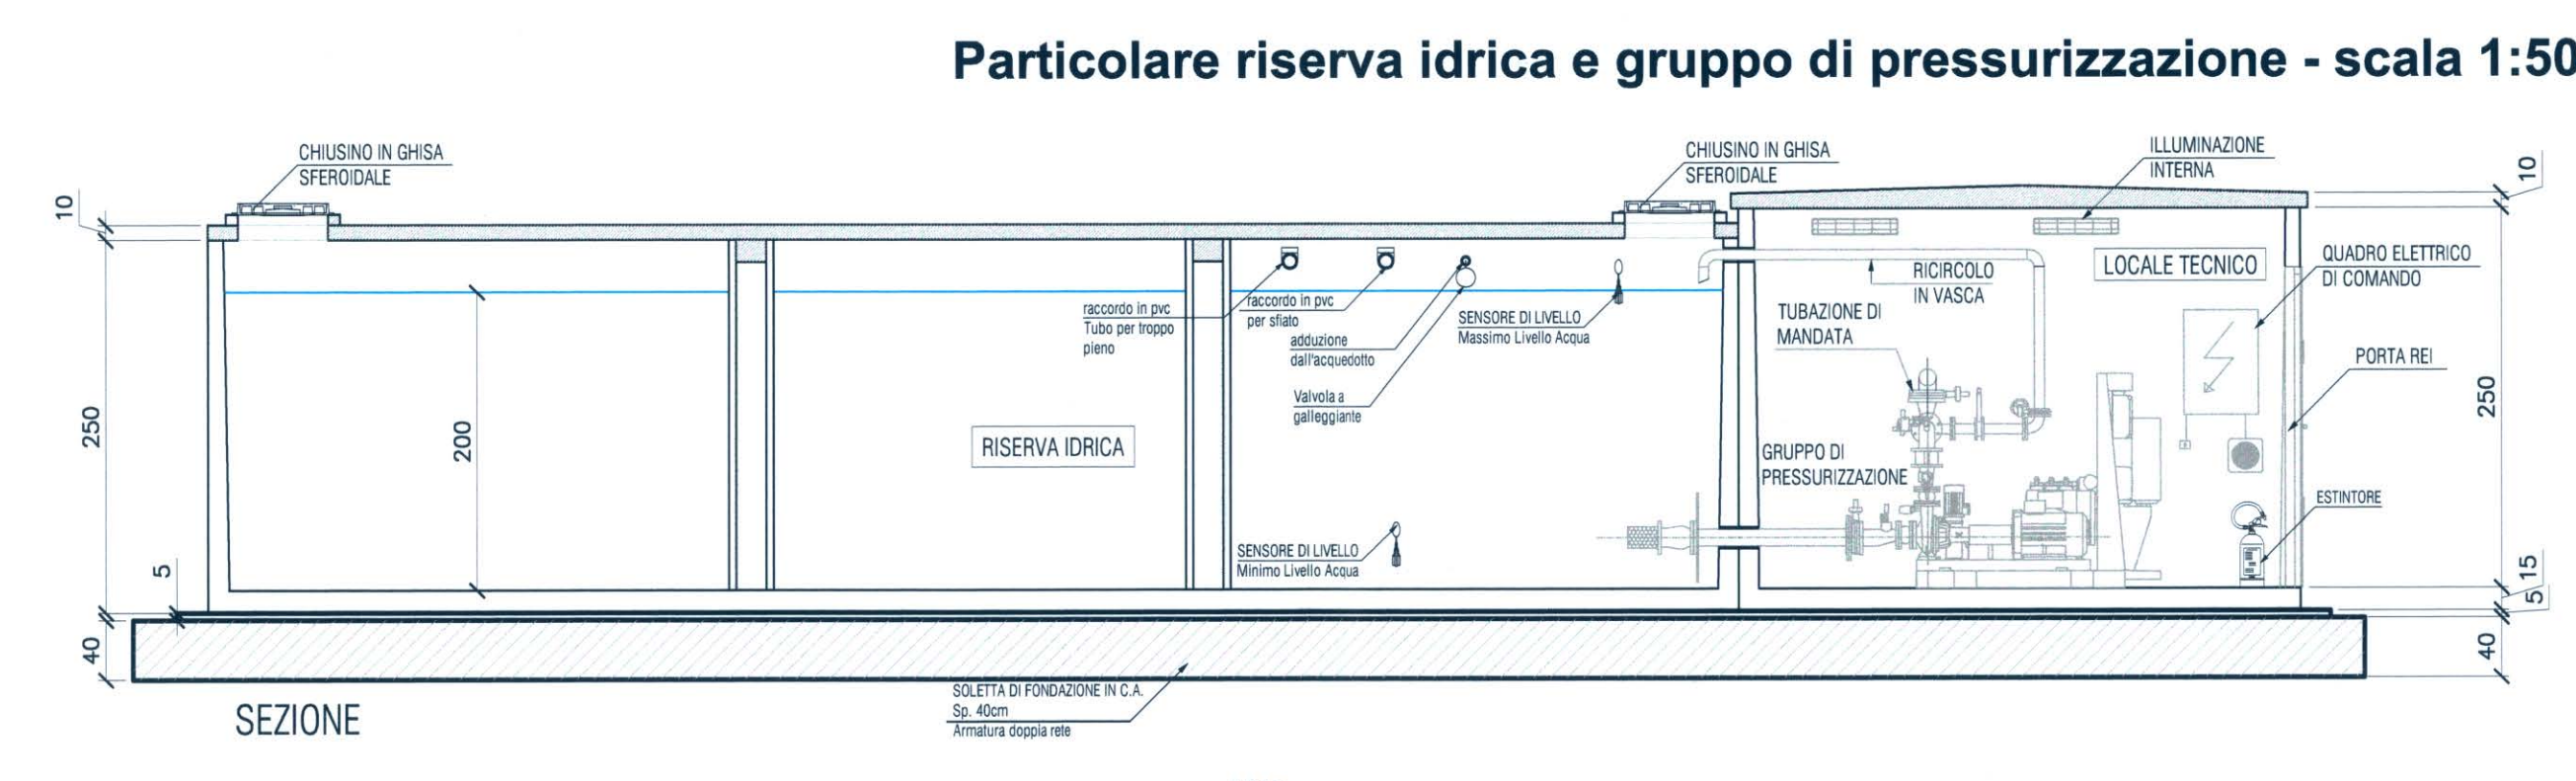

Piano Terra

scala 1:200

LEGENDA SIMBOLI ANTINCENDIO

	PORTA RESISTENTE AL FUOCO PER 60 MINUTI
	PORTA RESISTENTE AL FUOCO PER 120 MINUTI
	ESTINTORE PORTATILE A POLVERE
	IDRANTE DN 45 A PARETE CON TUBAZIONE FLESSIBILE E LANCIA
	ATTACCO PER AUTOPOMPA
	MURI TAGLIAFUOCO REI 60 VANI SCALA, ASCENSORI, FILTRI
	TUBAZIONE DI MANDATA - PeAD Ø90 POSA INTERRATA
	TUBAZIONE DI MANDATA - ACCIAIO DN3" POSA A VISTA

fausto panini ingegnere edile
 viale dello statuto n. 41 - 04100 latina
 telefono 0773800799
 e-mail faustopanini@tin.it
 C.F. PNN FST 66729 H501U - P.IVA 02204370593

ATER - Provincia di Latina
 Via Curtatone, 2 - Latina

Piano Terra
 IL DIRIGENTE DELL'AREA TECNICA
 (Dott. Ing. ...)

02