



Sezione X-X' scala 1:200

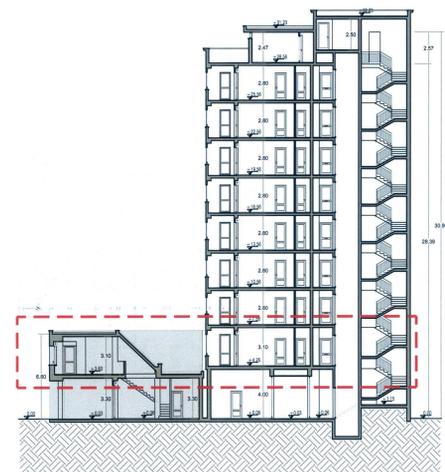

Sezione Y-Y' scala 1:200

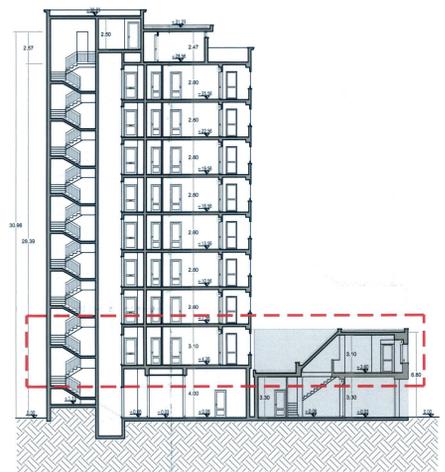

Sezione Z-Z' scala 1:200

Attività non soggette alle visite e ai controlli di prevenzione incendi non comprese nell'elenco dell'Allegato I del D.P.R. n. 151 01/08/2011




fausto panini ingegnere edile
 viale dello statuto n. 41 - 04100 latina
 tel. 0773092798
 e-mail: faustopanini@tin.it
 C.F. PNN FST 66729 H501U - P.IVA 02204370593

ATER - Provincia di Latina
 Via Curtatone, 2 - Latina

Piano Primo
 IL DIRIGENTE DELL'AREA TECNICA
 (Dott. Ing. Paolo Roca)

03

LEGENDA SIMBOLI ANTINCENDIO	
	PORTA RESISTENTE AL FUOCO PER 60 MINUTI
	PORTA RESISTENTE AL FUOCO PER 120 MINUTI
	ESTINTORE PORTATILE A POLVERE
	IDRANTE DN 45 A PARETE CON TUBAZIONE FLESSIBILE E LANCIA
	ATTACCO PER AUTOPOMPA
	MURI TAGLIAFUOCO REI 60 VANI SCALA, ASCENSORI, FILTRI
	TUBAZIONE DI MANDATA - Pøad Ø90 POSA INTERRATA
	TUBAZIONE DI MANDATA - ACCIAIO DN3" POSA A VISTA

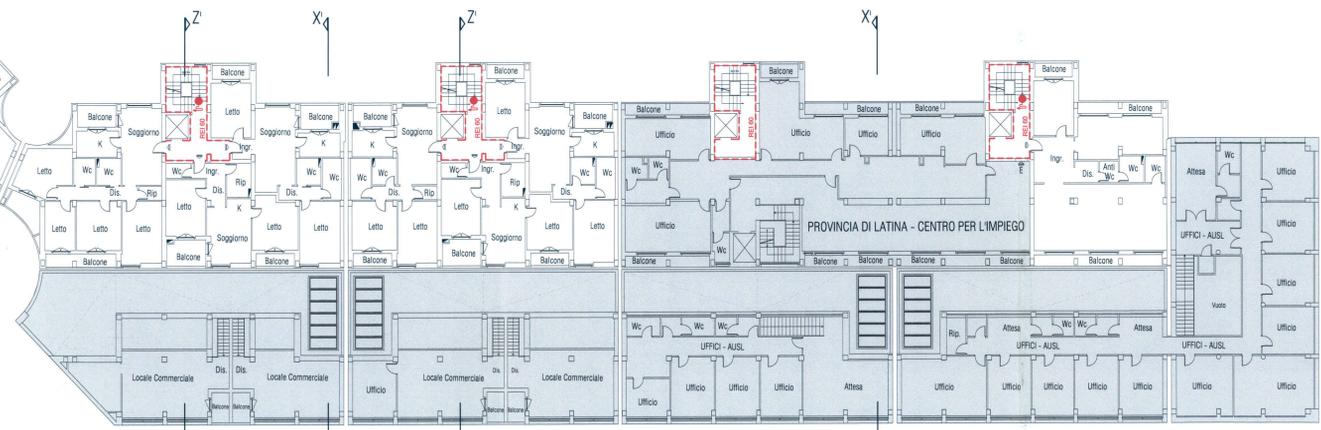

Piano Primo scala 1:200