



Sezione X-X' scala 1:200



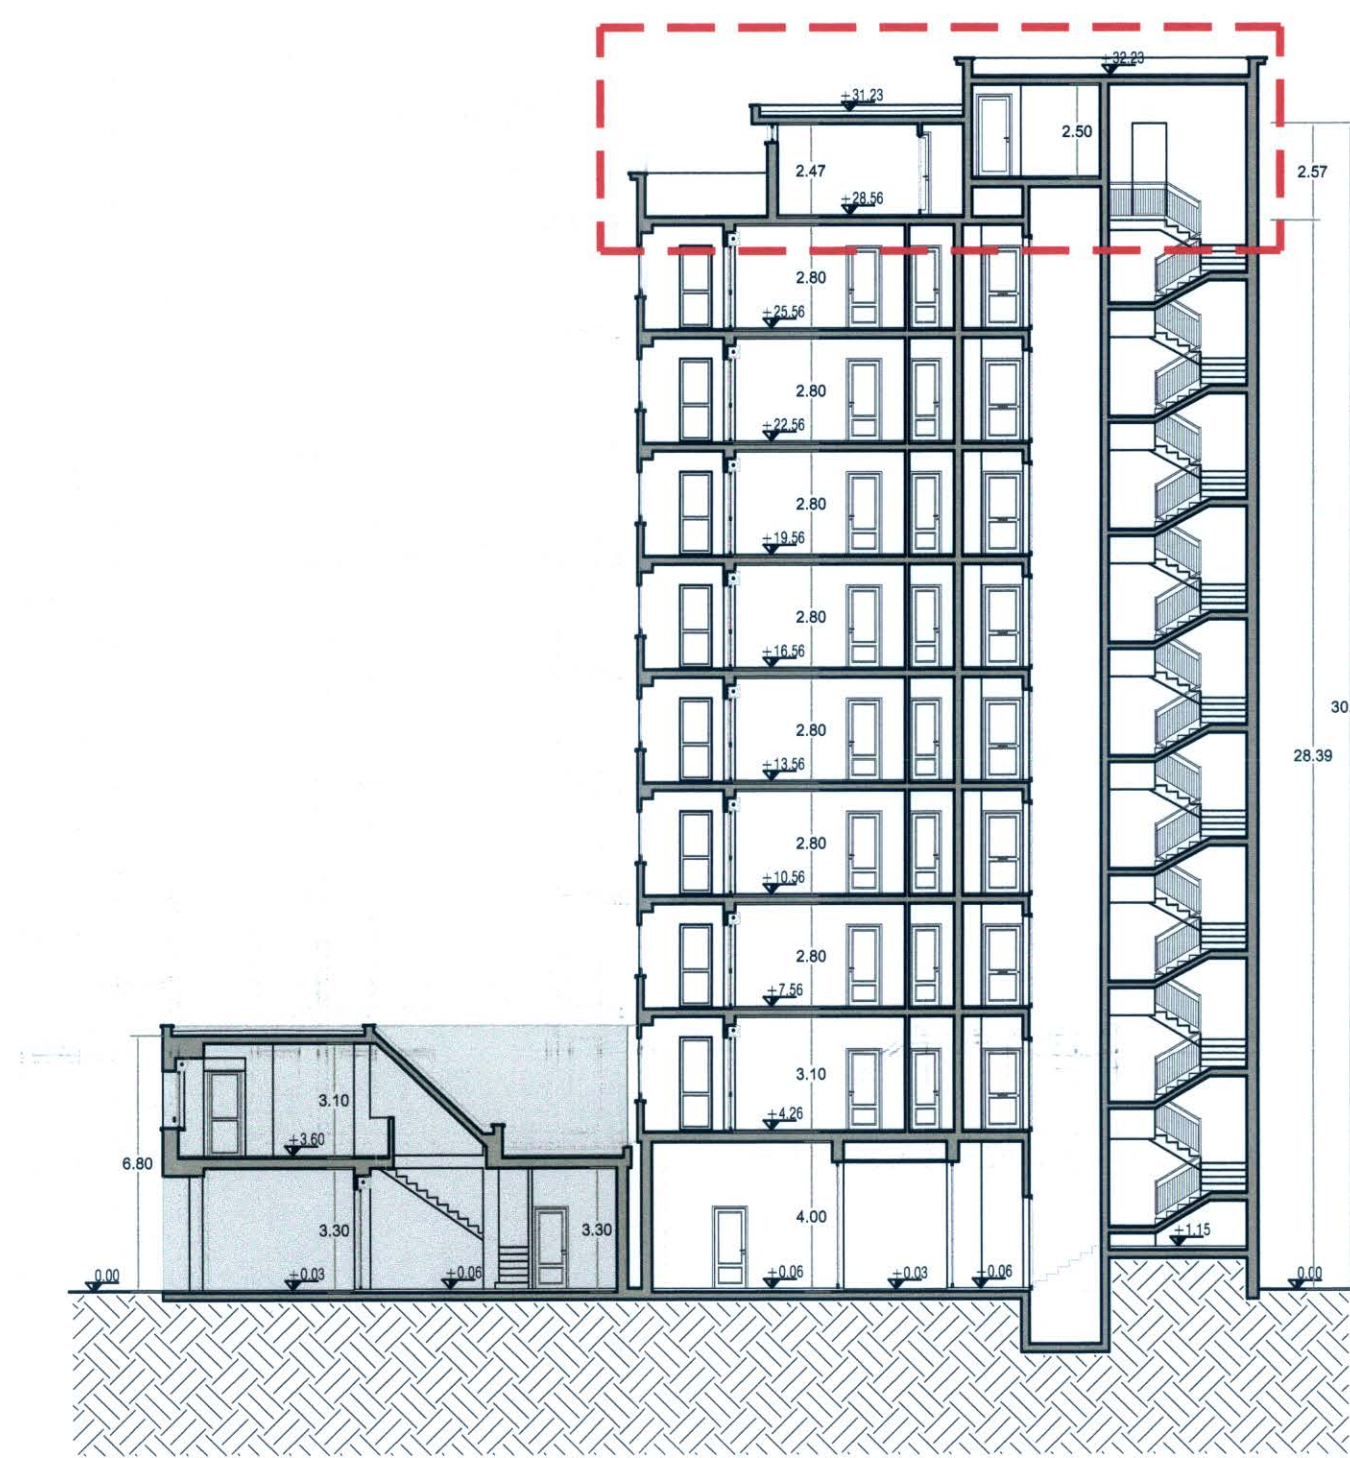


Sezione Y-Y' scala 1:200

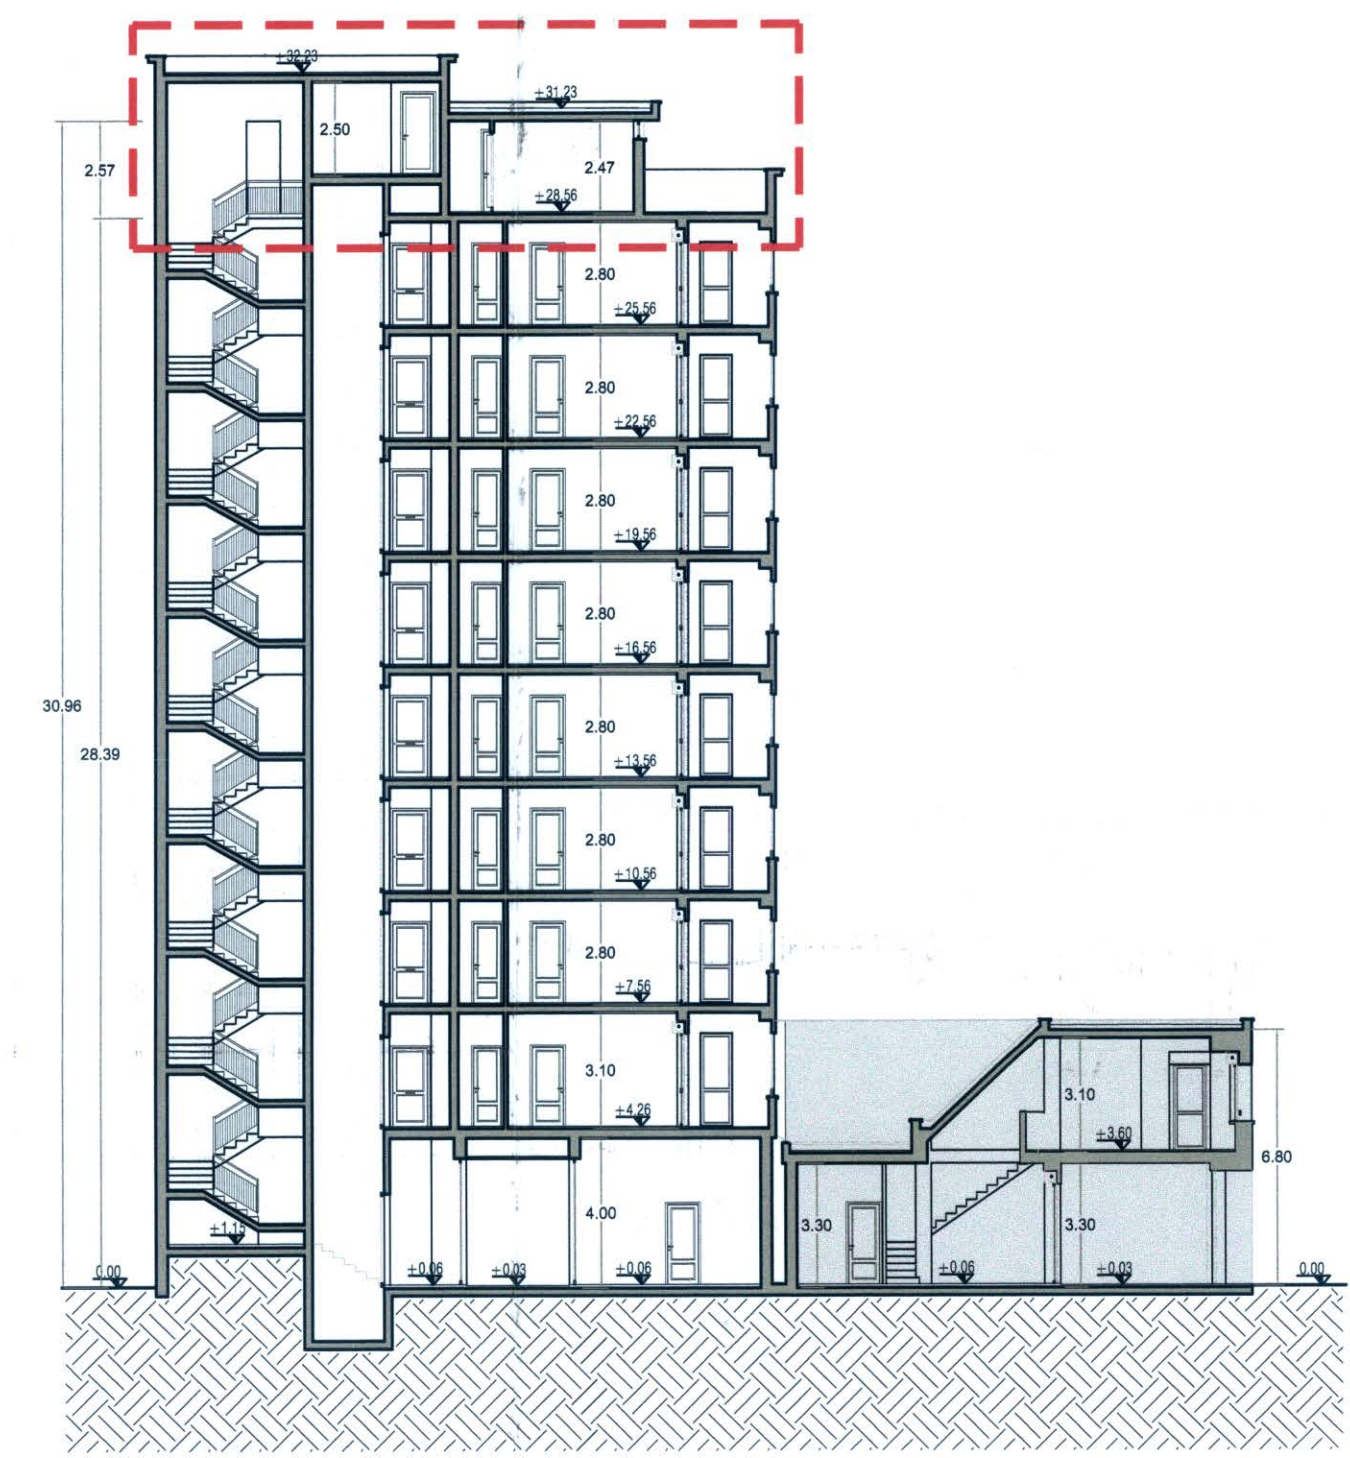


Sezione Z-Z' scala 1:200

Attività non soggette alle visite e ai controlli di prevenzione incendi non comprese nell'elenco dell'Allegato I del D.P.R. n. 151 01/08/2011

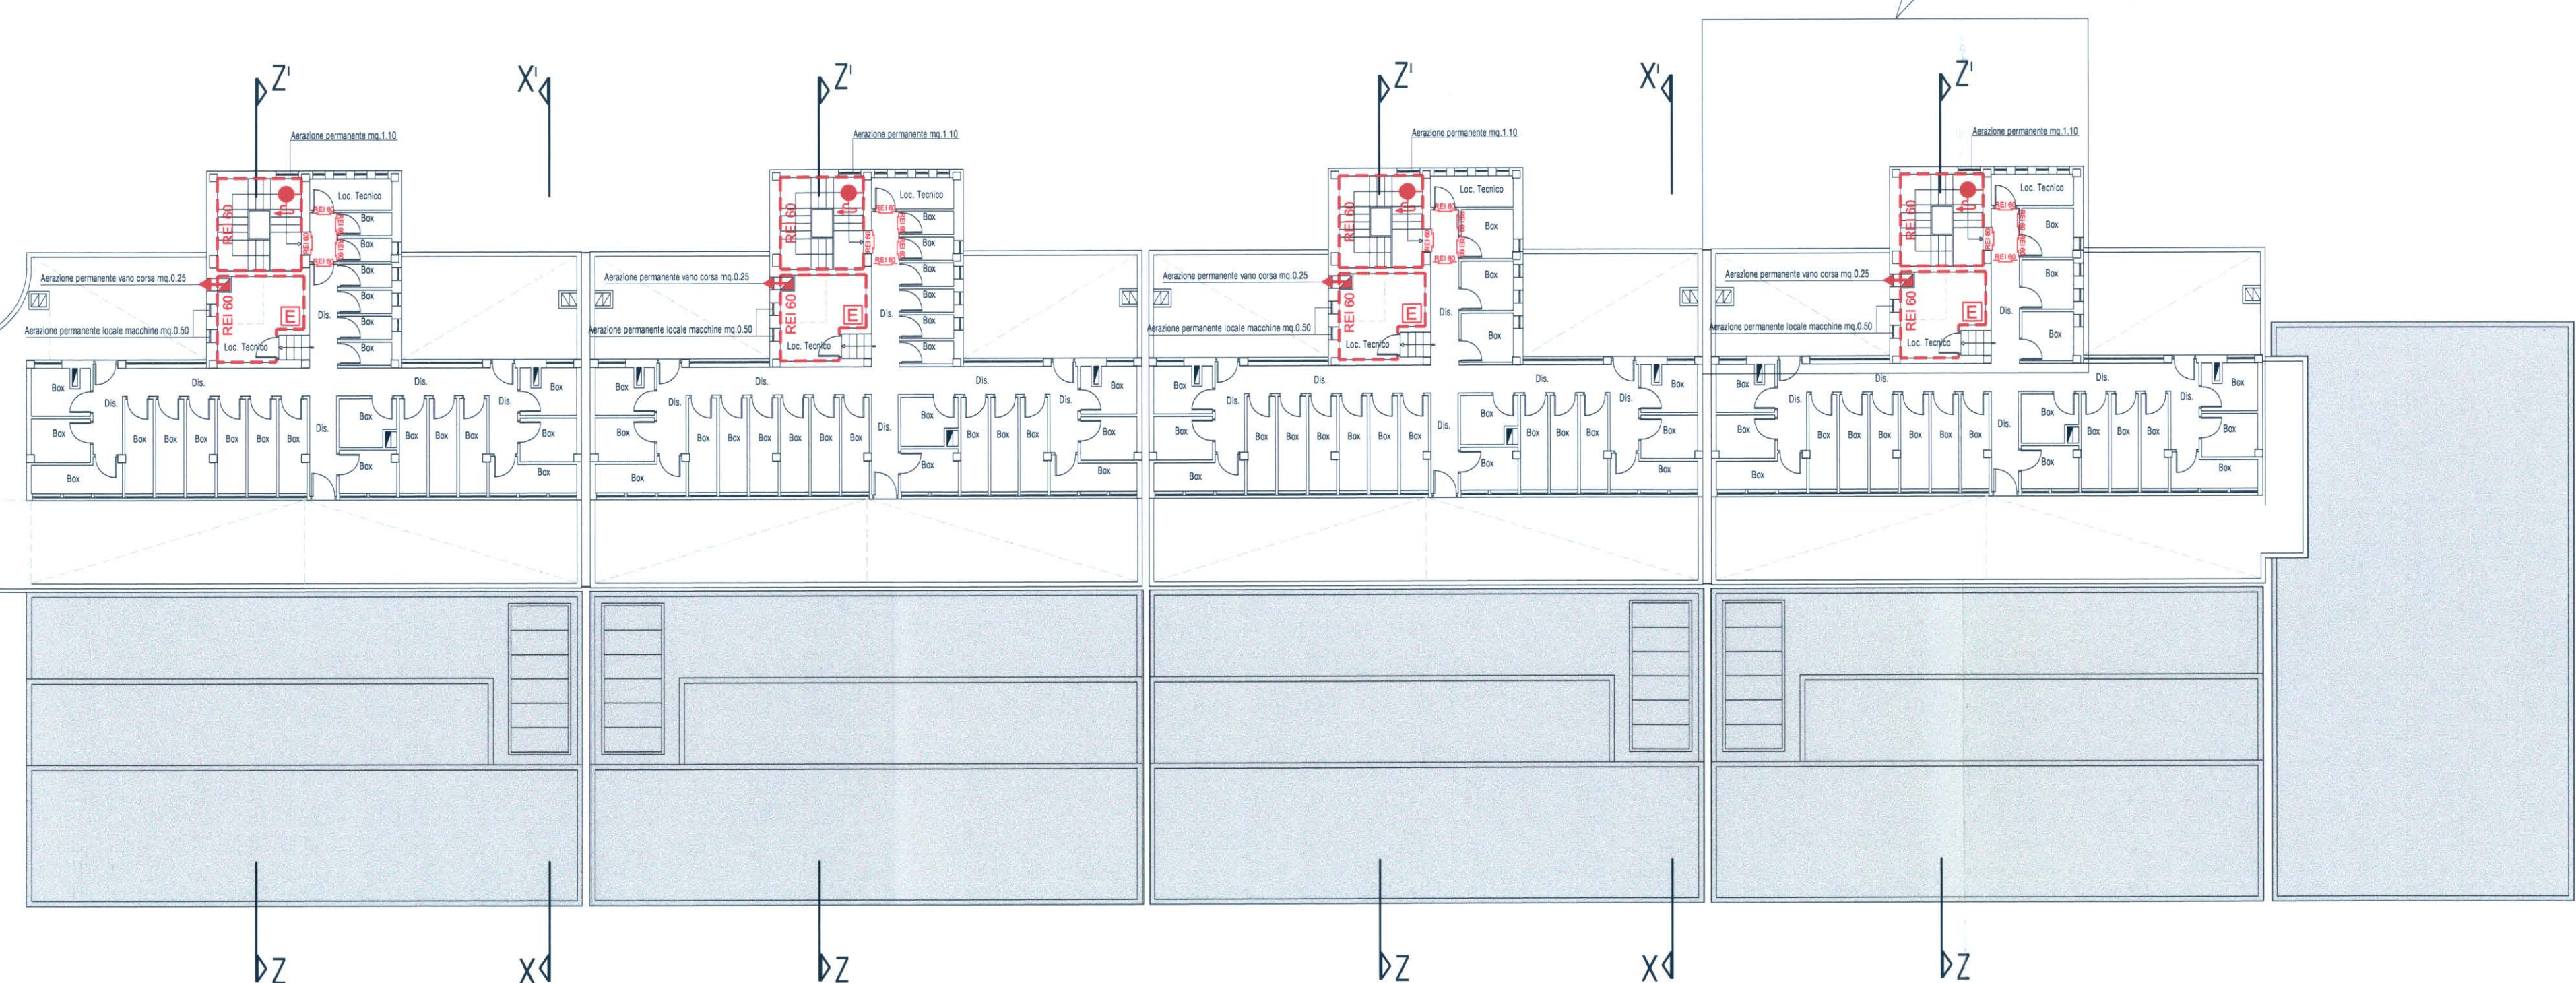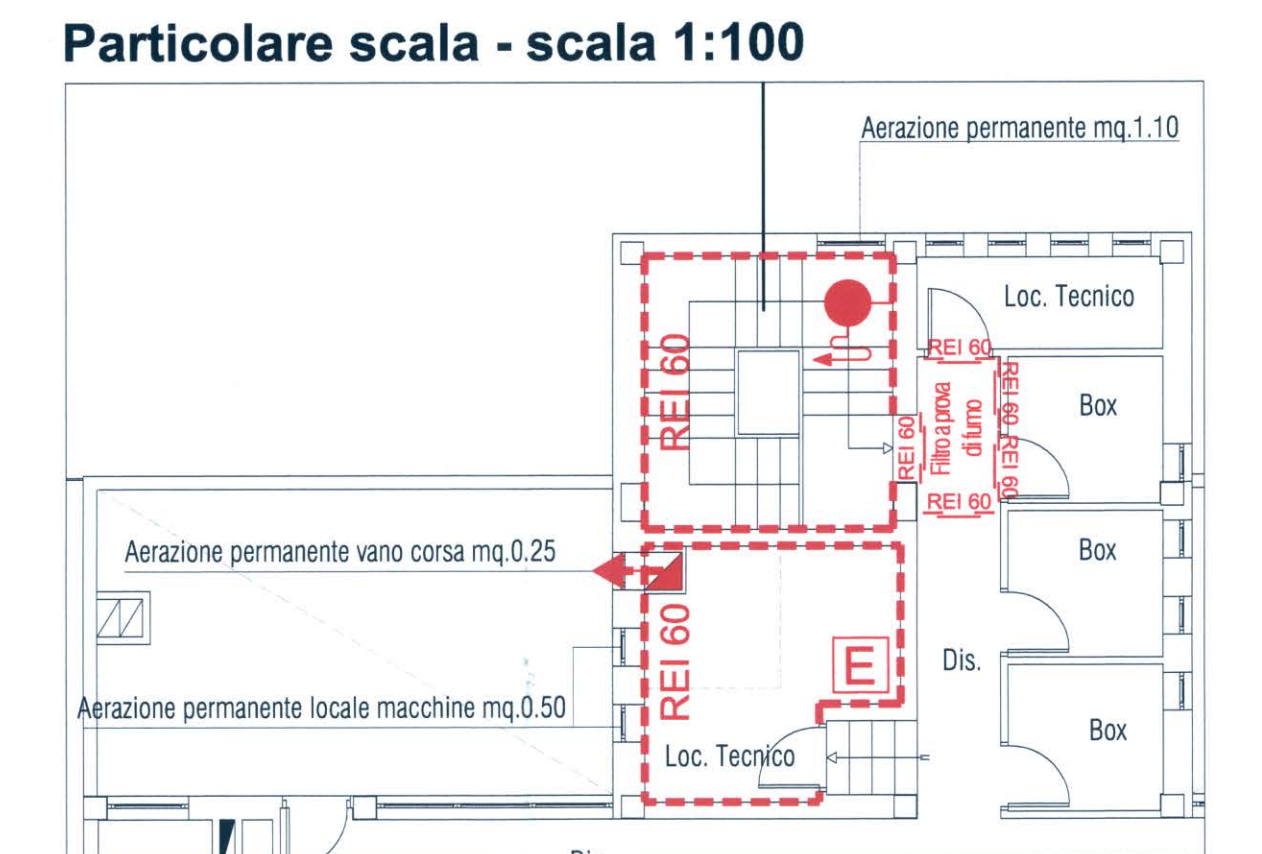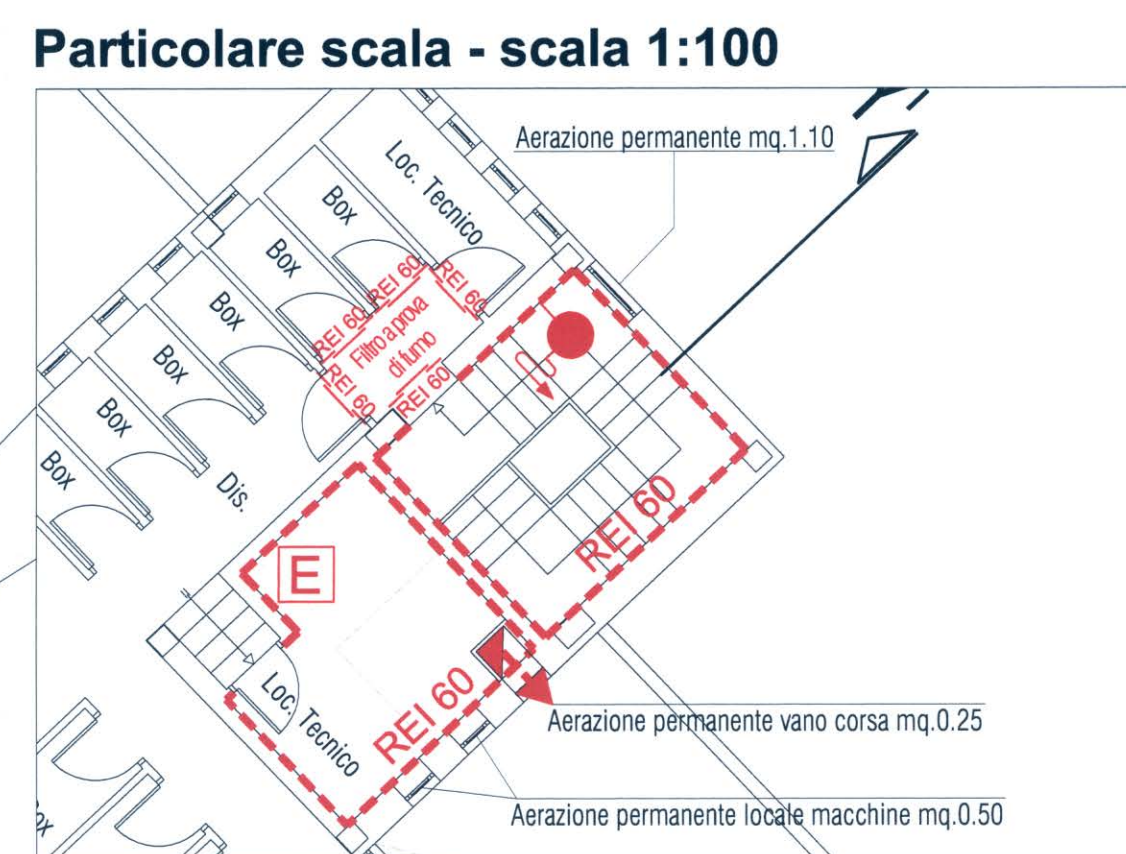

Piano Nono (accessori) scala 1:200

LEGENDA SIMBOLI ANTINCENDIO	
REI 60	PORTA RESISTENTE AL FUOCO PER 60 MINUTI
REI 120	PORTA RESISTENTE AL FUOCO PER 120 MINUTI
E	ESTINTORE PORTATILE A POLVERE
Hydrant symbol	IDRANTE DN 45 A PARETE CON TUBAZIONE FLESSIBILE E LANCIA
Fire hydrant symbol	ATTACCO PER AUTOPOMPA
Red dashed line	MURI TAGLIAFUOCO REI 60 VANI SCALA, ASCENSORI, FILTRI

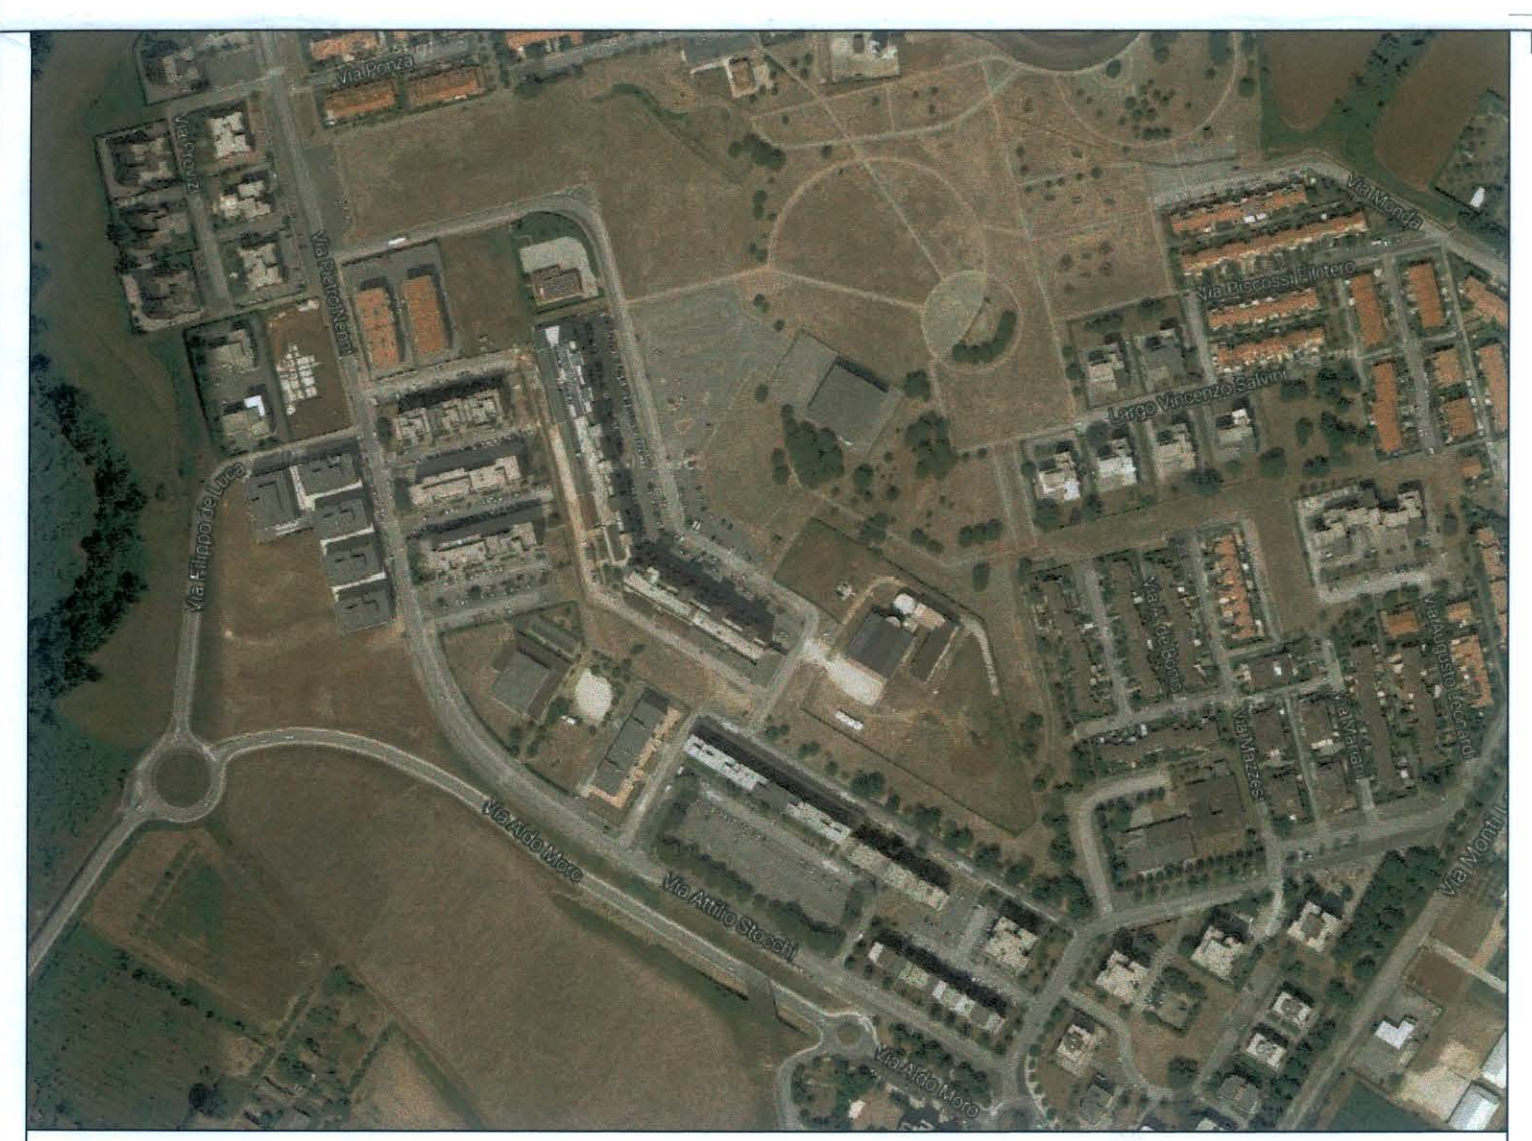

fausto panini ingegnere edile
 viale dello statuto n. 41 - 04100 latina
 tel. 0773800799
 e-mail: faustopanini@tin.it
 C.F. PNN FST 66729 H501U - P.IVA 02204370593
 Collaboratore: Arch. Miriam De Cinti

ATER - Provincia di Latina
 Via Curtatone, 2 - Latina

LAVORI DI ADEGUAMENTO PREVENZIONE INCENDI
 Edifici in Comune di Ciattina di Latina
 Via G. Falcone, LOTTO19 (scale da A ad L)

Piano Nono (accessori)
 IL DIRIGENTE DELL'AREA TECNICA
 (Dott. Ing. M. De Cinti)

05